

PŘEKOP KOMUNIKACE III/43829 PO PŮLOVINÁCH STANICENÍ 0,901

OPRAVA STÁVÁJÍCÍHO VTKOVÉHO OBJEKTU

PŘEKOP KOMUNIKACE III/43829 PO PŮLOVINÁCH STANICENÍ 0,912

DEŠŤOVÝ ODĚLOVAČ VČ. POTRUBÍ PVC DN 300, DL 1m

STOKA "A4" PVC DN.250 DL. 96 m

STOKA "D" SKLOLAMINÁT DN 1000 DL. 116,0 m

POTRUBÍ VEDENO MIN. OD BŘEHOVÉ HRANY 6 m

VÝUSTNÍ OBJEKT ODLAŽENÍ LOMOVÝM KAMENEM

OPEVNĚNÍ BŘEHU KAMENNOU ROVNANINOU

PROTEAK-MIKROTUNELÁŽ OC. CHRÁNIČKA Ø 500 mm DL. 58 m

PROTLAK-MIKROTUNELÁŽ OC. CHRÁNIČKA Ø 500 mm DL. 30,5 m

PROTLAK-MIKROTUNELÁŽ OC. CHRÁNIČKA Ø 500 mm DL. 62m

STOKA "A" PVC DN 400, DL. 567,0 m PVC DN 300, DL. 489,0 m

ODLEHČOVACÍ KOMORA "OK-4" (SO 001)

PROTEAK-MIKROTUNELÁŽ OC. CHRÁNIČKA Ø 500, DL. 52,0 m

ODLEHČOVACÍ KOMORA "OK-5" (SO 001)

OC. CHRÁNIČKA Ø 500 mm DL. 29 m

MONTÁŽNÍ JAMA PROTLAKU VEL. 3x5,5 m

MONTÁŽNÍ JAMA PROTLAKU VEL. 3x5,5 m

ODLEHČOVACÍ KOMORA "OK-3" (SO 001)

**LEGENDA NAVRHOVANÝCH INŽ. SÍTÍ**


	STÁVÁJÍCÍ PODZEMNÍ SDĚLOVACÍ ROZVODOVY
	STÁVÁJÍCÍ STL PLYNOVOD
	STÁVÁJÍCÍ VTL PLYNOVOD
	STÁVÁJÍCÍ VODOVOD
	STÁVÁJÍCÍ VEDENÍ NN
	STÁVÁJÍCÍ VEDENÍ VN
	STÁVÁJÍCÍ JEDNOTNÁ KANALIZACE

**LEGENDA NAVRHOVANÝCH INŽ. SÍTÍ**

	JEDNOTNÁ KANALIZACE
	SPLAŠKOVÁ KANALIZACE
	VÝTLAK OV
	DEŠŤOVÁ KANALIZACE
	VODOVOD
	FŘEZOVÁNÍ KOMUNIKACE

**LEGENDA STAVEBNÍCH OBJEKTŮ PROVOZNIČNÍ SOUBORŮ:**

SO 001	KANALIZAČNÍ SBĚRAČ
SO 002	KANALIZACE V OBCI-PŮDCHYCENÍ
SO 003	KANALIZACE V OBCI-DOPLNĚNÍ
SO 004	ČERPACÍ STANICE SAZOVICE
SO 005	VÝTLAČNÉ POTRUBÍ
SO 006	PRŮJEZDNÁ KOMUNIKACE, ZPEVNĚNÉ PLOCHY
SO 007	OPLOČENÍ
SO 008	PŘÍPOJKA NN K ČS
SO 009	VENKOVNÍ OSVĚTLENÍ ČS
PS 101	STROJNÉ TECHNOLOGICKÁ ZAŘÍZENÍ
PS 102	ELEKTROTECHNICKÁ ZAŘÍZENÍ
PS 103	DÁLKOVÝ PŘENOS

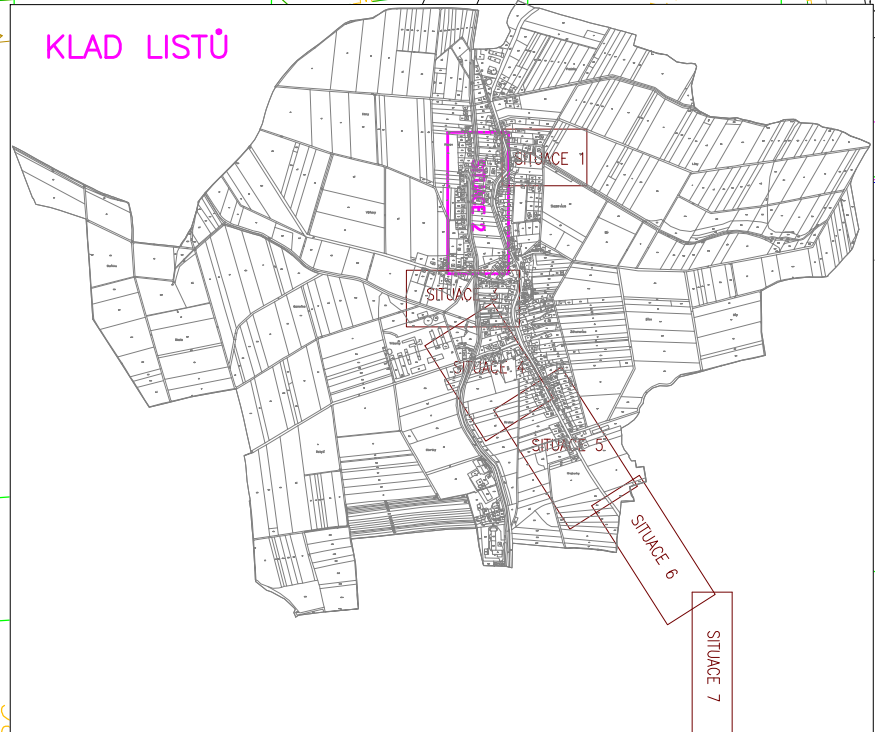

VÝKROVACÍL MAREK FLEKÁČ	ODP. PROJ. PROFESSE MAREK FLEKÁČ	KONTROLOVAL VÁCLAV ZAMAZAL	HL. INŽ. PROJEKTU MAREK FLEKÁČ
CENTROPROJEKT GROUP a.s. STĚPÁNKOVA 167 760 30 ZLÍN			
<b>CENTROPROJEKT</b>			
MÍSTO STAVBY: SAZOVICE		FORMÁT: 7 A4	
STAVEBNÍK: OBCĚ SAZOVICE		DATUM: 12/2015	
SAZOVICE – ODKANALIZOVÁNÍ		STUPĚŇ: DPS	
C. SITUACE STAVBY		MĚŘÍTKO: 1:500	
SITUACE – 2.ČÁST		ZAK. ČÍSLO: 152234	
		ARCHIVNÍ KÓD PROF. ČÍS. VÝKRESU DOD.	
		C6T H 127	