

VÝTLAK "V"
PE D 125
DL. 1643,0 m

ÚPRAVA STÁVAJÍCÍHO NÁJEZDU
NA POZEMEK

LEGENDA NAVRHOVANÝCH INŽ. SÍTÍ


	STÁVAJÍCÍ PODZEMNÍ SĎĽOVACÍ ROZVODY
	STÁVAJÍCÍ STL PLYNOVOD
	STÁVAJÍCÍ VTL PLYNOVOD
	STÁVAJÍCÍ VODOVOD
	STÁVAJÍCÍ VEDENÍ NN
	STÁVAJÍCÍ VEDENÍ VN
	STÁVAJÍCÍ JEDNOTNÁ KANALIZACE

LEGENDA NAVRHOVANÝCH INŽ. SÍTÍ

	JEDNOTNÁ KANALIZACE
	SPLAŠKOVÁ KANALIZACE
	VÝTLAK OV
	DEŠŤOVÁ KANALIZACE
	VODOVOD
	FRÉZOVÁNÍ KOMUNIKACE

LEGENDA STAVEBNÍCH OBJEKTŮ A PROVOZNIČNÝCH SOUBORŮ:

SO 001	KANALIZAČNÍ SBĚRAČ
SO 002	KANALIZACE V OBCI-PODCHYCNÍ
SO 003	KANALIZACE V OBCI-DOPLNĚNÍ
SO 004	CERPAČNÉ STANICE SAZOVICE
SO 005	VÝTLAČNÉ POTRUBÍ
SO 006	PŘÍJEZDNÁ KOMUNIKACE, ZPEVNĚNÉ PLOCHY
SO 007	OPLOČENÍ
SO 008	PŘÍPOJKA NN K ČS
SO 009	VENKOVNÍ OSVĚTLENÍ ČS
PS 101	STROJNÉ TECHNOLOGICKÁ ZAŘÍZENÍ
PS 102	ELEKTROTECHNICKÁ ZAŘÍZENÍ
PS 103	DÁLKOVÝ PŘENOS

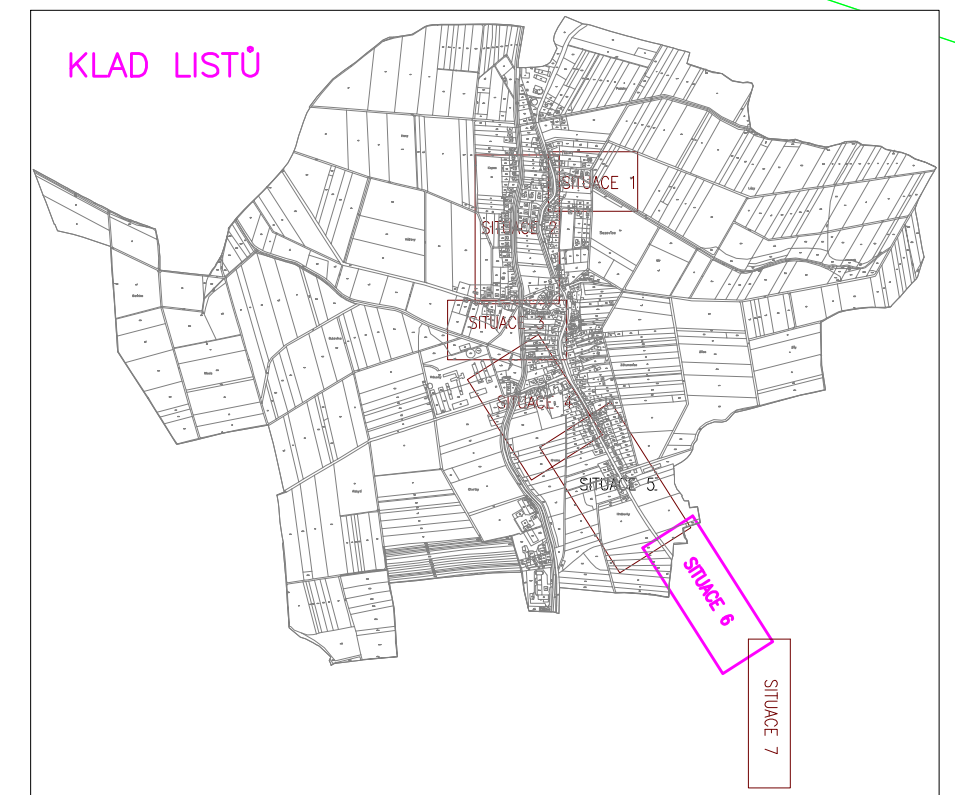

VYPRACOVAL MAREK FLEKÁČ	ODP. PROJ. PROFESE MAREK FLEKÁČ	KONTROLOVAL VÁCLAV ZAMAZAL	HL. INŽ. PROJEKTU MAREK FLEKÁČ	CENTROPROJEKT GROUP a.s. STĚPÁNKOVA 167 760 30 ZLÍN
MÍSTO STAVBY: SAZOVICE				CENTROPROJEKT
STAVEBNÍK: OBC SAZOVICE				
SAZOVICE – ODKANALIZOVÁNÍ				FORMÁT: 7 A4
C. SITUACE STAVBY				DATUM: 12/2015
SITUACE – 6.ČÁST				STUPEŇ: DPS
				MĚŘÍTKO: 1:500
				ZAK. ČÍSLO: 152234
				ARCHIVNÍ KÓD PROF. ČÍS. VYKRESU DOD.
				C6T H 131